


Simbolo	Descrição
☉	Canal de Gôndola
☉	Canal Síncrono
☉	Estalagem por dentro
☉	Estalagem por outside
☉	Tubulação de esgoto
☉	Tubulação de água fria
☉	Canal de água fria
☉	Canal
☉	Platô
☉	Canal de ventilação

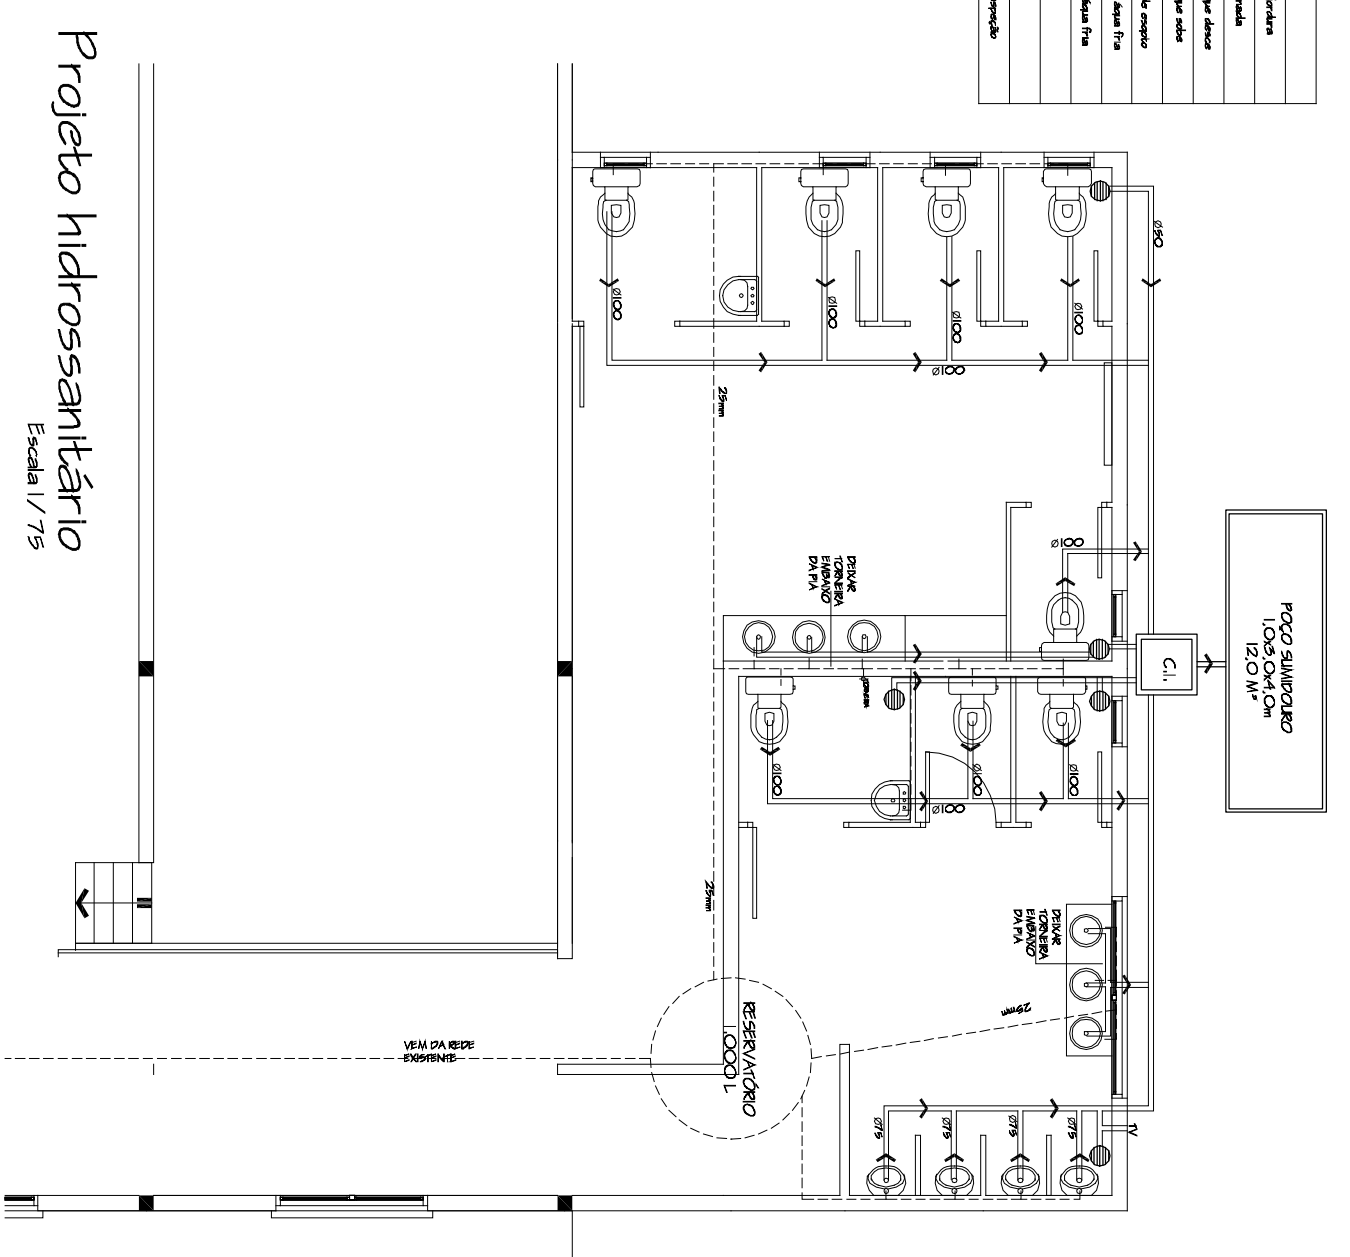

Projeto hidrossanitário
Escala: 1/75

Título: AMPLIÇÃO E MELHORIAS PAVILHÃO LINHA JACUI		Assunto: PLANTA BAIXA HIDROSSANITÁRIO	
Endereço: Linha Jacui, Interior- Quinze de Novembro/RS		Data: 15/05/2025	
Arq. Raquel Patricia Klein CAU/RS AS1185-9 Responsável Técnico		Escala: 1:100	
Prefeitura Municipal de Quinze de Novembro CNPJ 91.574.746/0001-46		Área: 759,89m²	
		Prancha: 02	