


○	Fide
○	Caixa de Geração
○	Caixa Sifonada
○	Tubulação para dreno
○	Tubulação para água
○	Tubulação de esgoto
○	Tubulação de água fria
○	Caixa de água fria
○	Chuveiro
○	Pluvial
○	Caixa de inspeção

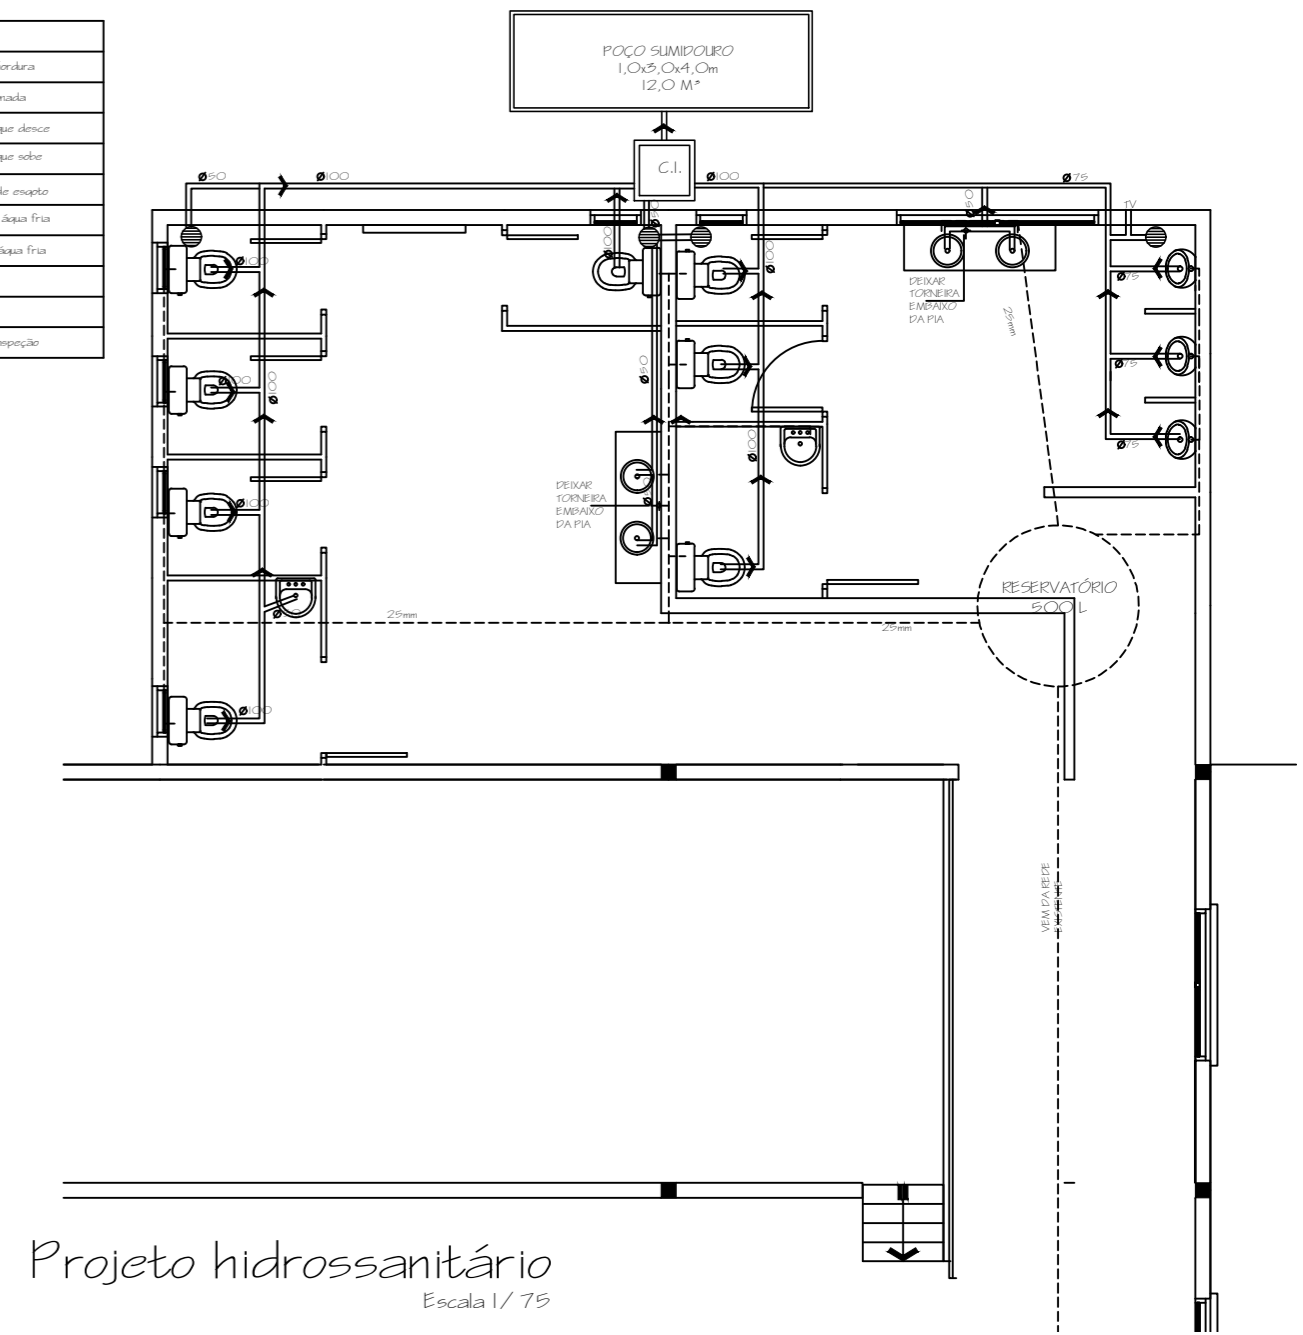

Projeto hidrossanitário
Escala 1/75

Título: AMPLIAÇÃO E MELHORIAS PAVILHÃO LINHA JACUÍ		Assunto: PLANTA BAIXA HIDROSSANITÁRIO	
Endereço: Linha Jacuí, Interior- Quinze de Novembro/RS			
Arq. Raquel Patrícia Klein CAU RS A51188-9 Responsável Técnico		Prefeitura Municipal de Quinze de Novembro Proprietário CNPJ 91.574.746/0001-46	
Data: 15/11/2025		Área ampliar: 57,72m²	
Escala: 1:100		Prancha: 02	